



PLANTA BAJA

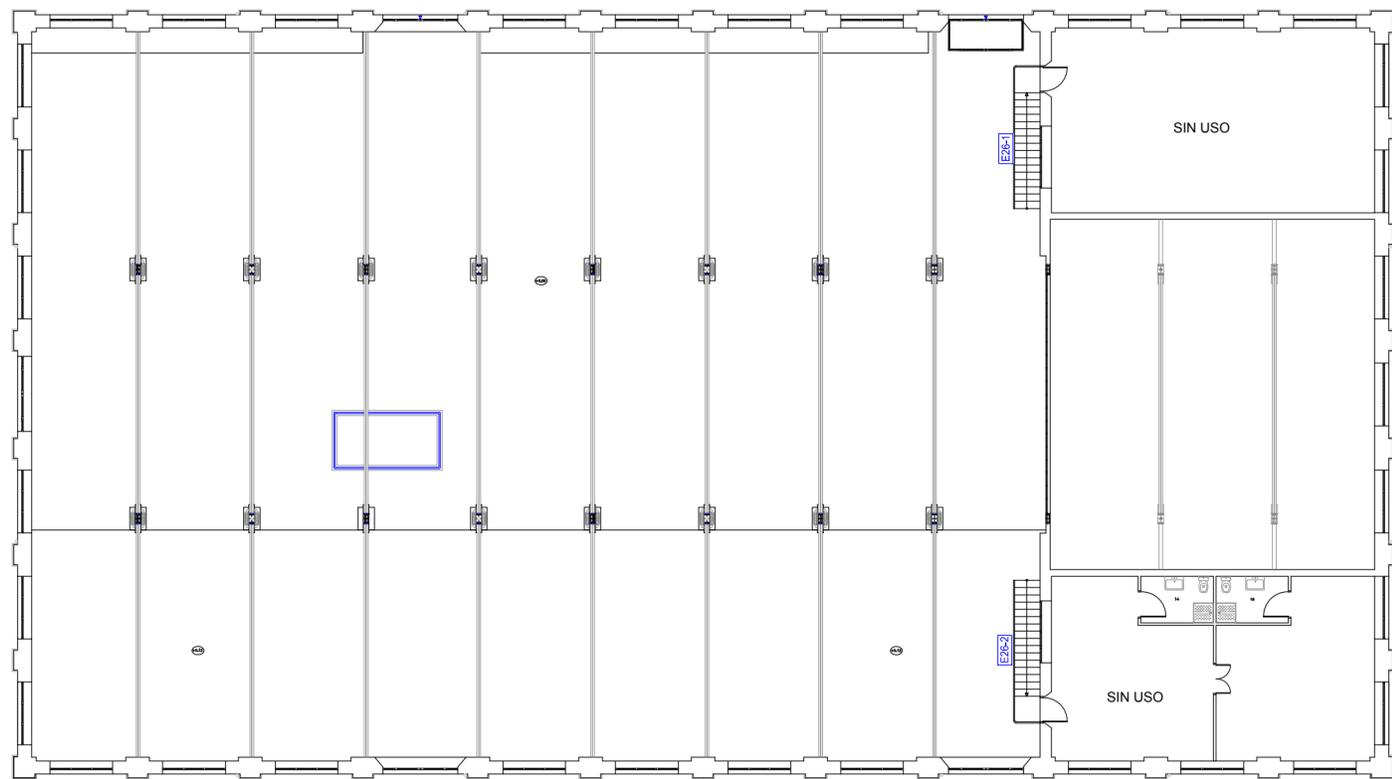

PLANTA PRIMERA

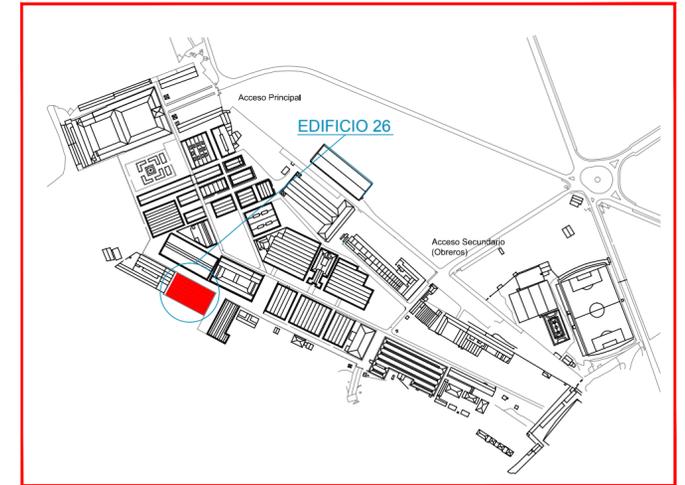

LEYENDA

- VIA DE EVACUACION PRINCIPAL
- VIA DE EVACUACION ALTERNATIVA
- SECTOR DE INCENDIO
- EXTINTOR DE POLVO POLIVALENTE 21A 113B
- EXTINTOR DE CO<sub>2</sub> EFICACIA 89B
- BOCA DE INCENDIO EQUIPADA
- AVISADOR DE ALARMA POR MEDIOS ACUSTICOS
- PULSADOR DE ALARMA
- DETECCION DE HUMOS
- CUADRO ELECTRICO
- CENTRAL DE DETECCION Y ALARMA
- CENTRAL DE DETECCION DE CO
- ALUMBRADO DE EMERGENCIA Y SEÑALIZACION
- ESCALERA
- ACCESO A EDIFICIO
- POBLACION
- POBLACION ALTERNATIVA
- LOCAL RIESGO ESPECIAL
- POBLACION QUE EVACUA POR SALIDA SEÑALADA

SEÑALIZACION

- 
- 
- 
- 
- 

	DENOMINACION	ESCALA: 1 / 200
	CLIENTE	<p>PLAN DE AUTOPROTECCIÓN EDIFICIO - 26 (EDAR) PLANTA BAJA Y PLANTA PRIMERA</p> <p><b>UCLM</b> UNIVERSIDAD DE CASTILLA-LA MANCHA</p> <p>FABRICA DE ARMAS DE TOLEDO</p>
	<p>DIBUJADO: B. PRADAS ABRIL-14</p> <p>COMPROB: A. GOMEZ ABRIL-14</p> <p>APROBADO: A. GOMEZ ABRIL-14</p>	<p>FIRMA: </p> <p>FIRMA: A. GOMEZ</p> <p>PLANO Nº <b>26</b></p> <p>REV. ACTUAL <b>0</b></p>